


专业	审核	
专业	审核	

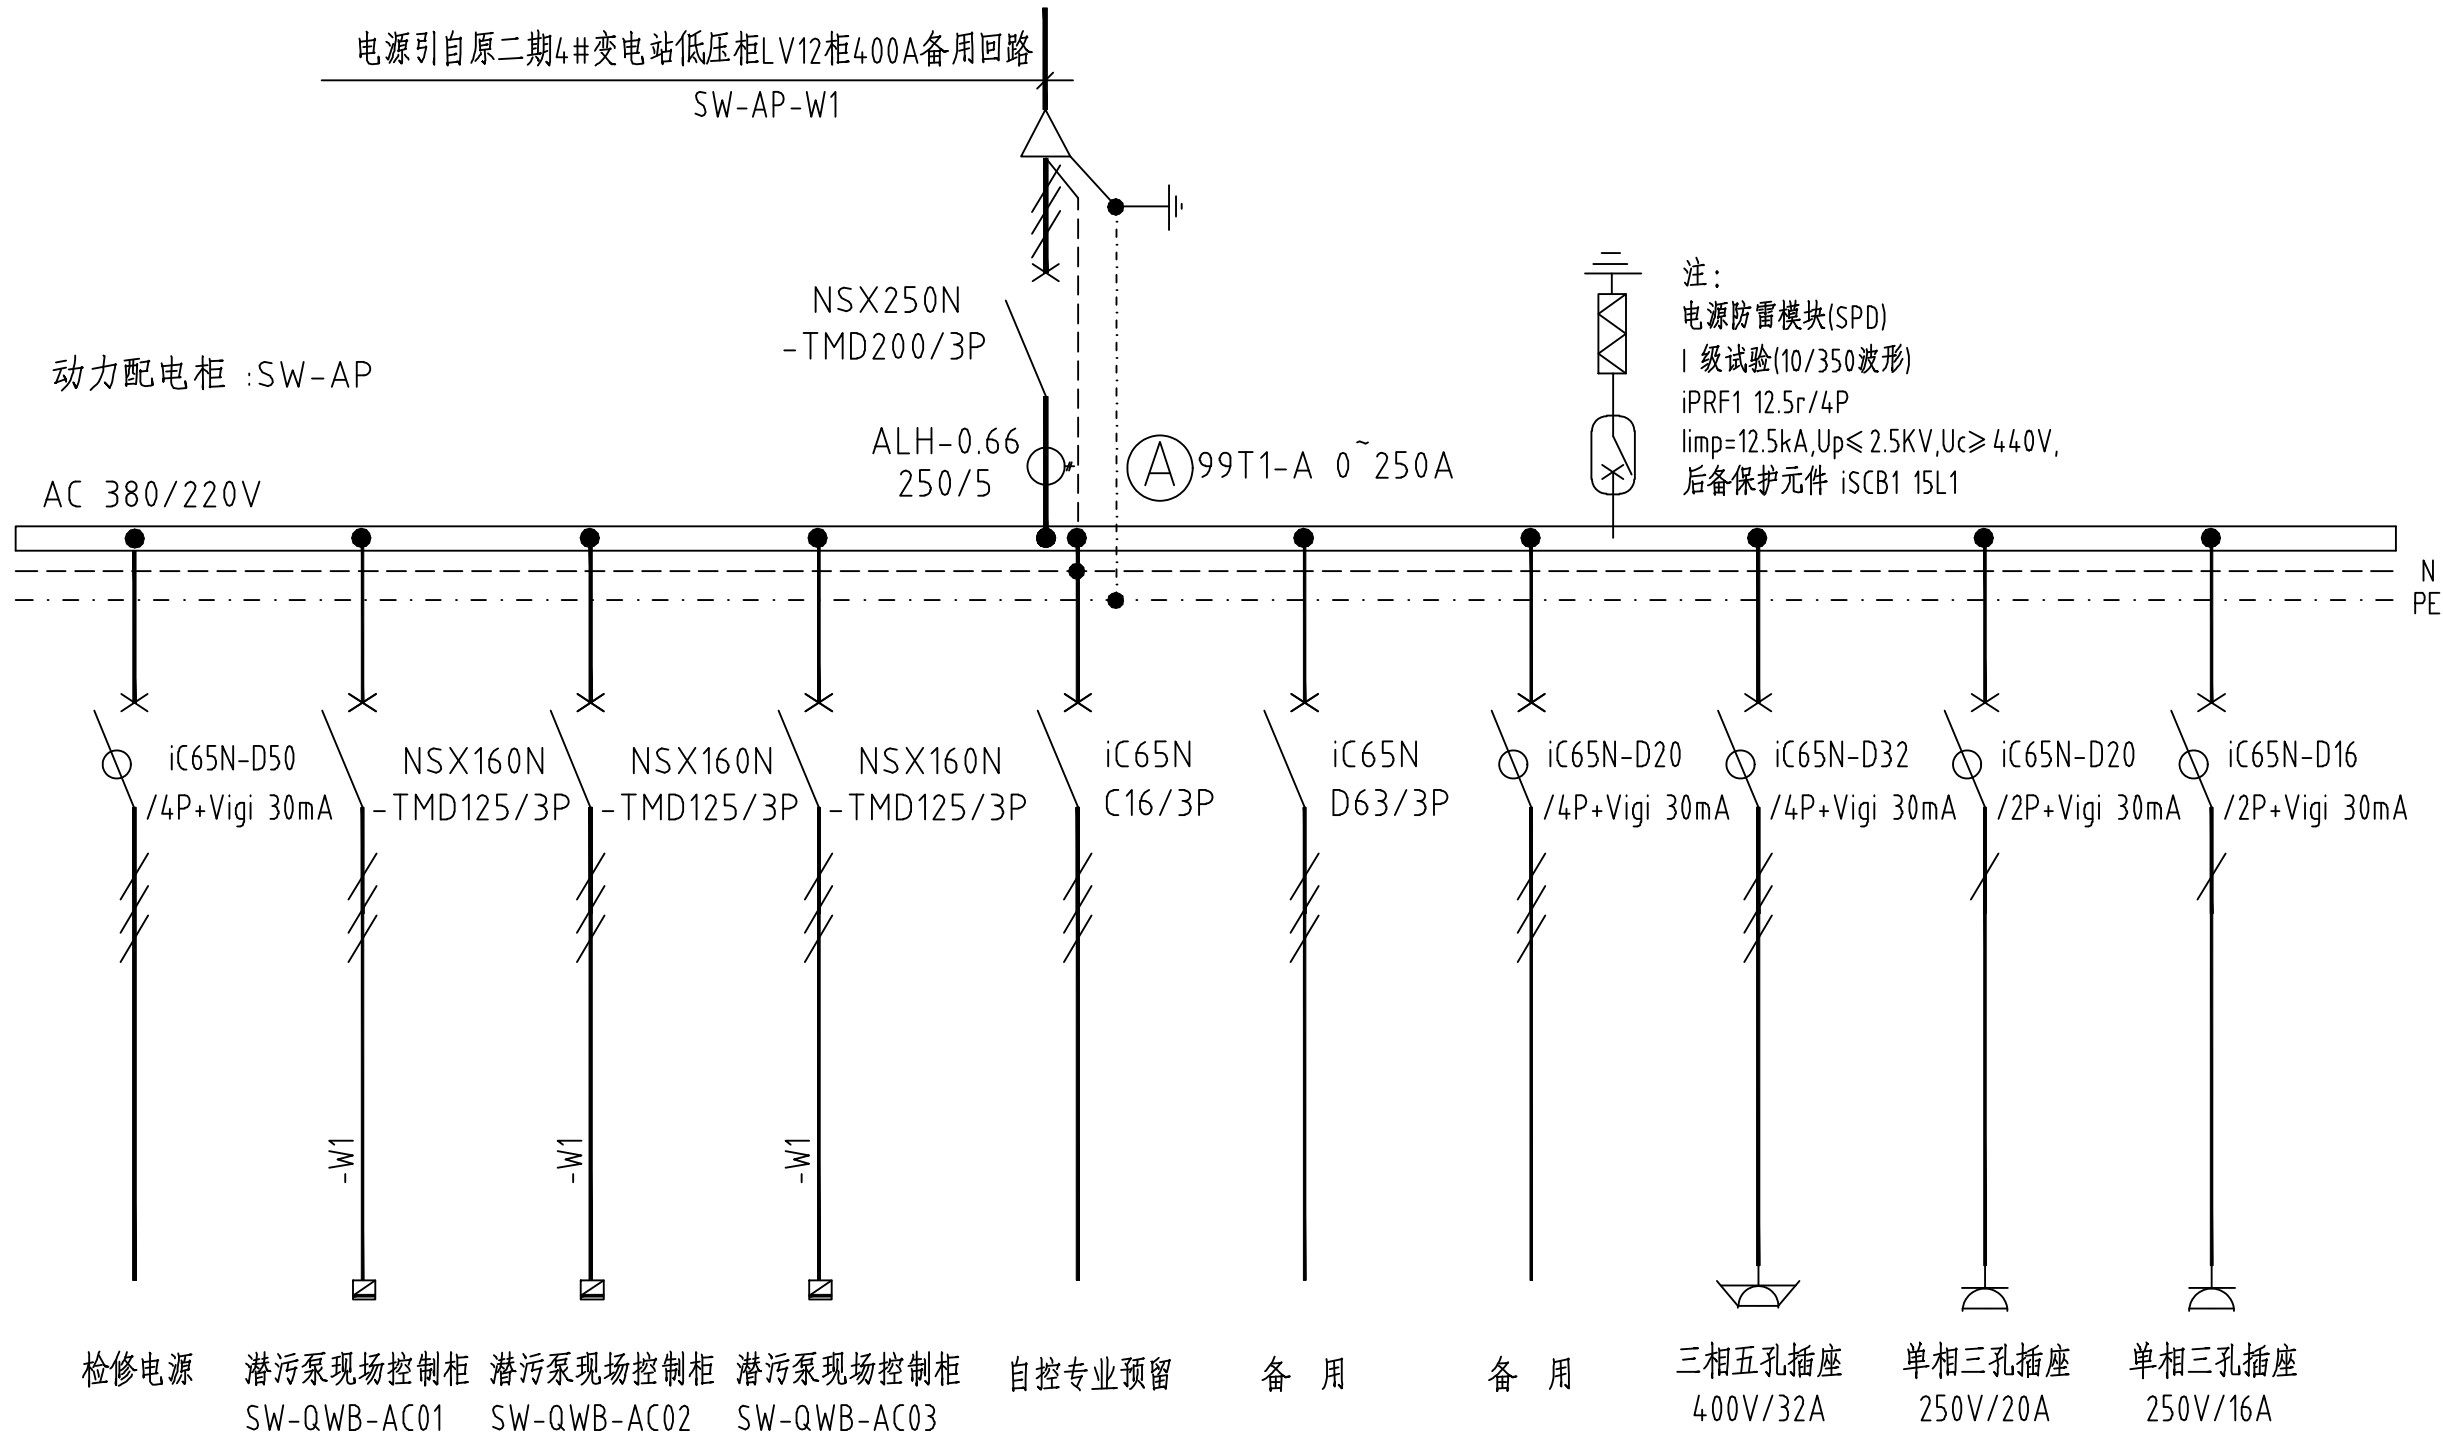

说明:

- 动力配电柜非标制作,箱体材质304不锈钢。
- 箱体采用耐腐蚀的密封材料,不得有断点,需整体成形。
- 箱内安装部件采用304不锈钢材质;操作和显示器件安装于可方便操作的透明操作窗内,防护等级不低于IP65;箱体具备防止冷凝水产生的装置,并设置有故障泄压装置。
- 箱顶板和底板均设敲落孔。



中国市政工程华北设计研究总院有限公司

North China Municipal Engineering Design & Research Institute Co., Ltd.

审核 Review	郑效文	工程名称 Project	安阳市东区污水处理厂初沉池改造工程	日期 Date	2024年02月
校核 Check	付业兴	设计项目 Design Item	初沉池改造	阶段 Design Stage	施工图
设计 Design	冯雪波	图名 Drawing Name	二沉池生物改造新增动力配电箱系统图	工号 Project No.	2024-S-002-006
绘图 Draw	冯雪波	项目负责 Project Person In Charge	张宏亮	分号 Division No.	01
		专业负责 Specialized Person In Charge	冯雪波	图号 Drawing No.	D-03
		版次 Version	A		

