



专业	签署

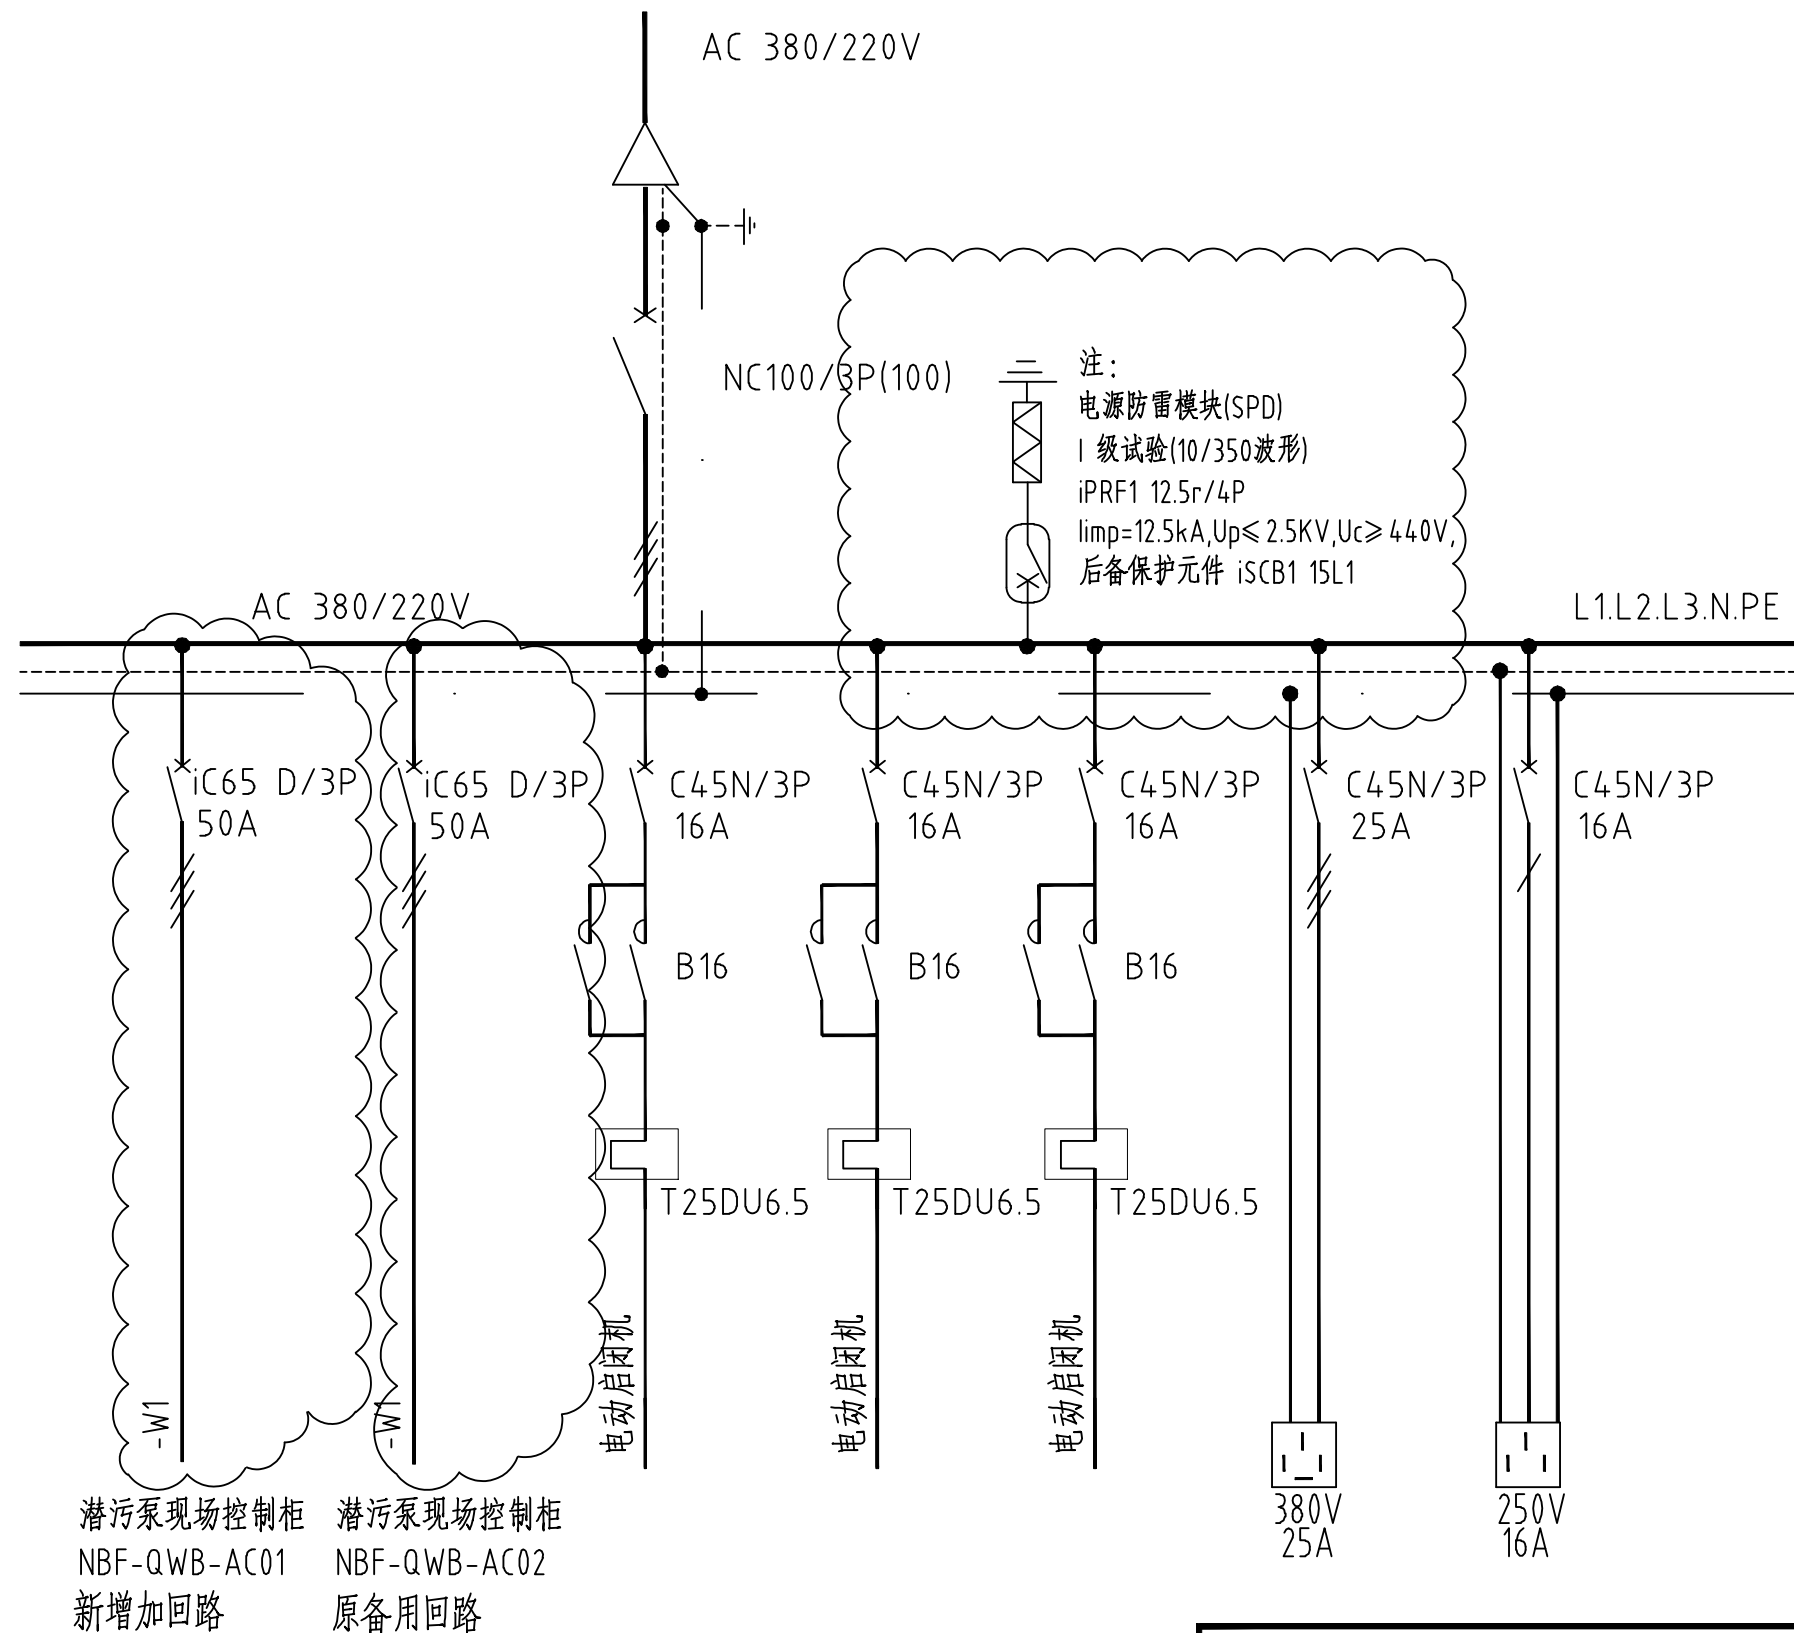

说明：

- 1、此配电箱系统图为初沉池污泥泵房子项原有启闭机控制箱系统图；
- 2、原有启闭机控制箱中备用回路断路器改为上图中云线处所示的断路器型号；
- 3、在原有启闭机控制箱中增加上图中云线处所示的断路器回路；
- 4、在原有启闭机控制箱中增加上图中云线处所示的 I 级试验浪涌保护装置；
- 5、现场新增的两台潜污泵控制柜电源分别引自原启闭机控制箱的备用回路和新增回路。

<div></div> <div>中国市政工程华北设计研究总院有限公司</div> <div>North China Municipal Engineering Design & Research Institute Co.,Ltd.</div>						日期 Date	2024年02月		
						阶段 Design Stage	施工图		
审核 Review	郑效文		工程名称 Project	安阳市东区污水处理厂初沉池改造工程		工号 Project No.	2024-S-002-006		
校核 Check	付业兴		设计项目 Design Item	初沉池改造		分号 Division No.	01		
设计 Design	冯雪波		图名 Drawing Name	初沉池改造动力配电箱系统图		图号 Drawing No.	D-04		
绘图 Draw	冯雪波		项目负责人 Project Person In Charge	张宏亮		专业负责 Specialized Person In Charge	冯雪波	版次 Version	A

