


说明

- 二期生物池新增动力配电柜电源引自二期4#变电站低压柜LV12柜400A备用回路。
- 进线电缆由厂区现状电缆沟引来，经二期生物池现状电缆桥架引至新增动力配电柜。潜污泵现场控制柜电源由新增动力配电柜引来。
- 动力配电柜及潜污泵现场控制柜落地安装。

二期生物池改造动力平面图

比例1:150

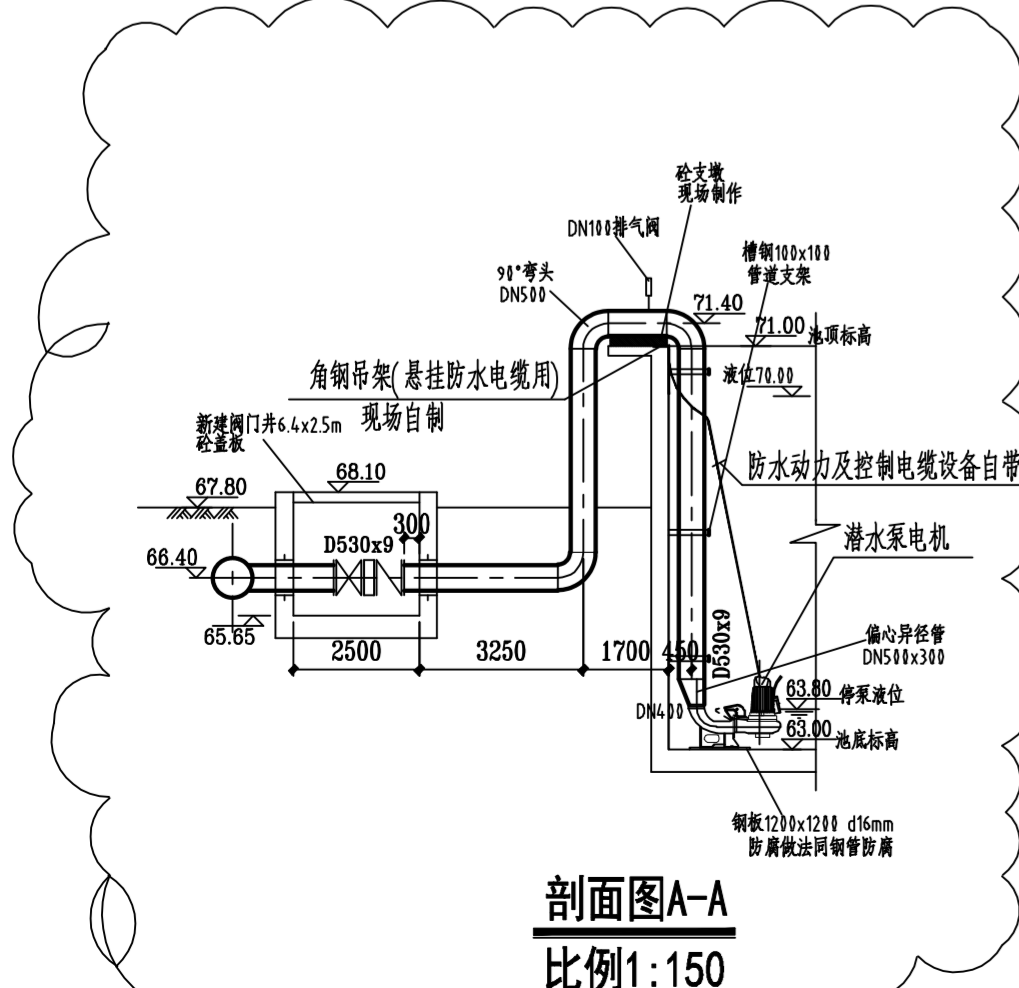

剖面图A-A
比例1:150

中国市政工程华北设计研究总院有限公司 North China Municipal Engineering Design & Research Institute Co., Ltd.				日期 Date	2024年02月
审核 Review	郑效文	工程名称 Project	安阳市东区污水处理厂初沉池改造工程	阶段 Design Stage	施工图
校核 Check	付业兴	设计项目 Design Item	初沉池改造	工号 Project No.	2024-S-002-006
设计 Design	冯雪波	图名 Drawing Name	二期生物池改造动力平面图	分号 Division No.	01
绘图 Draw	冯雪波	项目负责人 Project Person In Charge	张宏亮	图号 Drawing No.	D-05
		专业负责 Specialized Person In Charge	冯雪波	版次 Version	A