



专业	审核	日期

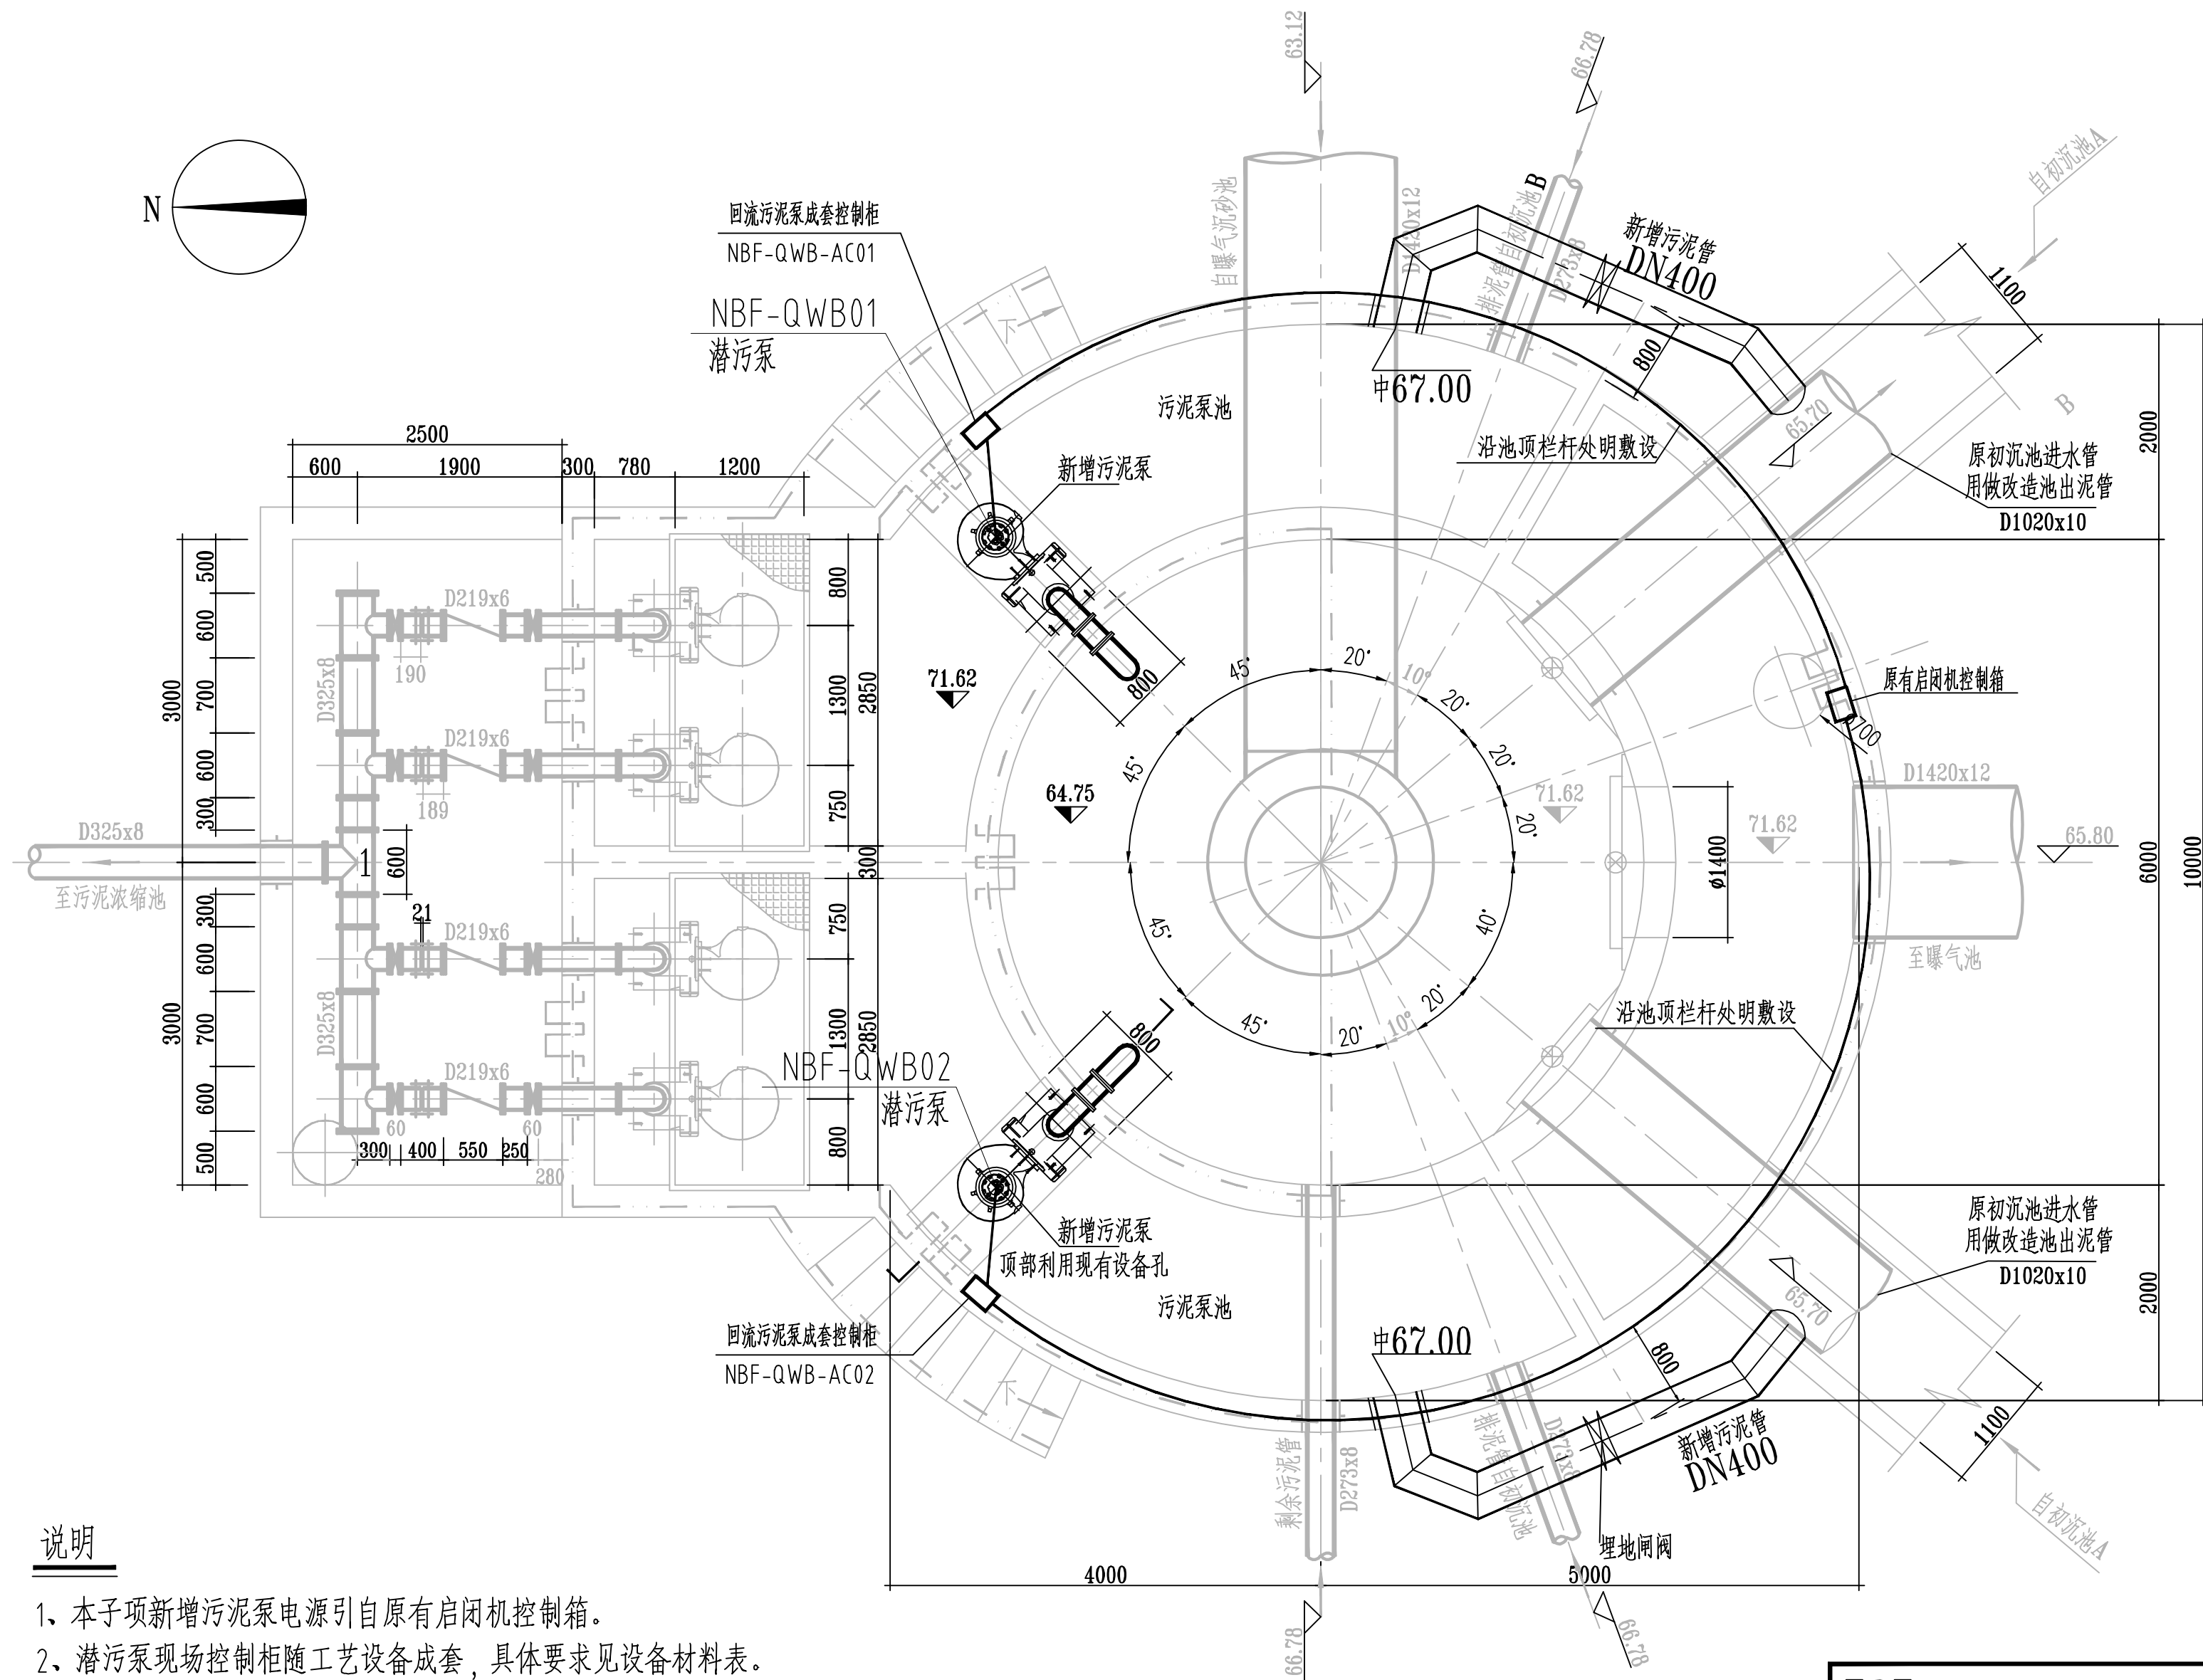

说明

- 本子项新增污泥泵电源引自原有启闭机控制箱。
- 潜污泵现场控制柜随工艺设备成套，具体要求见设备材料表。
- 电缆自现场启闭机控制箱经池顶沿栏杆穿管明敷设至现场控制柜。
- 潜污泵现场控制柜落地安装。

初沉池污泥泵房改造动力平面图
比例:1:100

 中国市政工程华北设计研究总院有限公司 North China Municipal Engineering Design & Research Institute Co., Ltd.				日期 Date	2024年02月
				阶段 Design Stage	施工图
审核 Review	郑效文	工程名称 Project	安阳市东区污水处理厂初沉池改造工程		
校核 Check	付业兴	设计项目 Design Item	初沉池改造		
设计 Design	冯雪波	图名 Drawing Name	初沉池污泥泵房改造动力平面图		
绘图 Draw	冯雪波	项目负责人 Project Person in Charge	张宏亮	专业负责 Specialized Person in Charge	冯雪波
				版次 Version	A