
 HNA25IN6

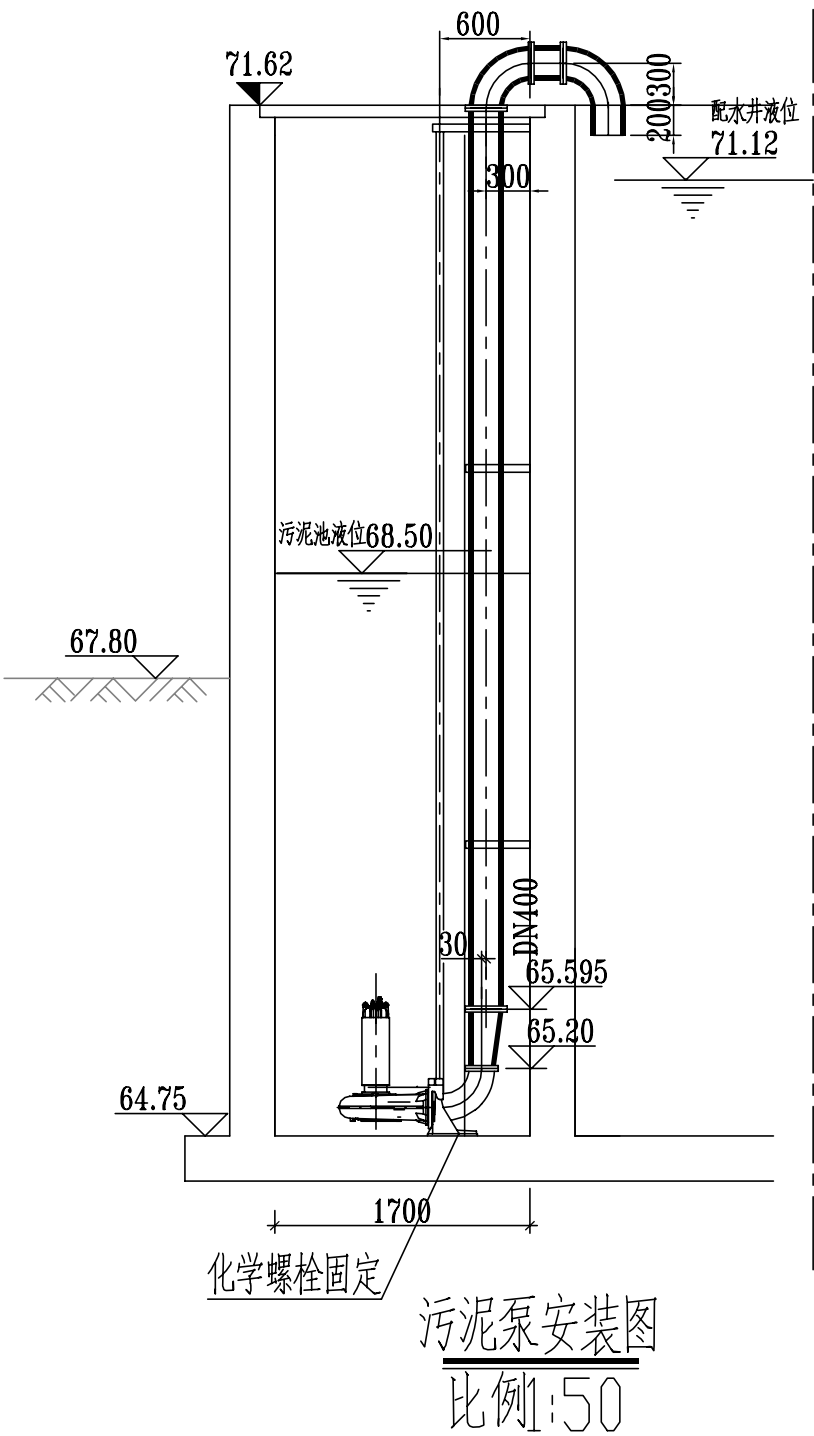

初沉污泥泵房改造平面图


比例1:50

污泥泵安装图
比例1:50

序号	名 称	规格 型号	材 料	单 位	数 量	备 注
1	污泥泵	q=650m ³ /h H=5m P=15kw		台	3	2用1备 (含导链、紧固件等)
2	偏心异径管	DN400/250		个	3	
3	钢管	DN400		米	20	含弯头、管件
4	90°弯头	DN400		个	4	
5	防水套管	DN400		个	2	
6	手动蝶阀	DN1000 PN10		个	2	
7	手动蝶阀	DN400 PN10		个	2	
8	柔性接头	DN400 PN10		个	2	
9	柔性接头	DN400 PN10		个	2	
10	圆形立式蝶阀井	D=2400	砖砌	座	2	国标

说明：

1. 图中尺寸单位以毫米计，高程单位以米计。高程采用黄海高程系。
2. 图中所注标高为管中心标高。
3. 初沉污泥泵房改造内容：
 - 1) 新增污泥泵3台，2用1冷备；
 - 2) 新增污泥管，将改造池出泥管（原初沉池进水管）连接至污泥泵池；
 - 3) 污泥管新增配套检修蝶阀；本单体改造后可实现将改造池的排泥回流至生物池总进水管。
4. 设备招标后，需经设计单位核实无误后方可施工安装。

<div><div><div>中国市政工程华北设计研究总院有限公司</div><div>North China Municipal Engineering Design & Research Institute Co.,Ltd.</div></div></div>						日期 Date	2024. 2	
						阶段 Design Stage	施工图	
审核 Review	沈煜		工程名称 Project	安阳市东区污水处理厂初沉池改造工程		工号 Project No.	2024-S-002-006	
校核 Check	肖辉玉		设计项目 Design Item	初沉池改造		分号 Division No.	01	
设计 Design	张宏亮		图名 Drawing Name	初沉污泥泵房改造平面剖面图		图号 Drawing No.	S-03-1	
绘图 Draw	张宏亮		项目负责人 Project Person in Charge	张宏亮	专业负责 Specialized Person in Charge	张宏亮	版本 Version	A